


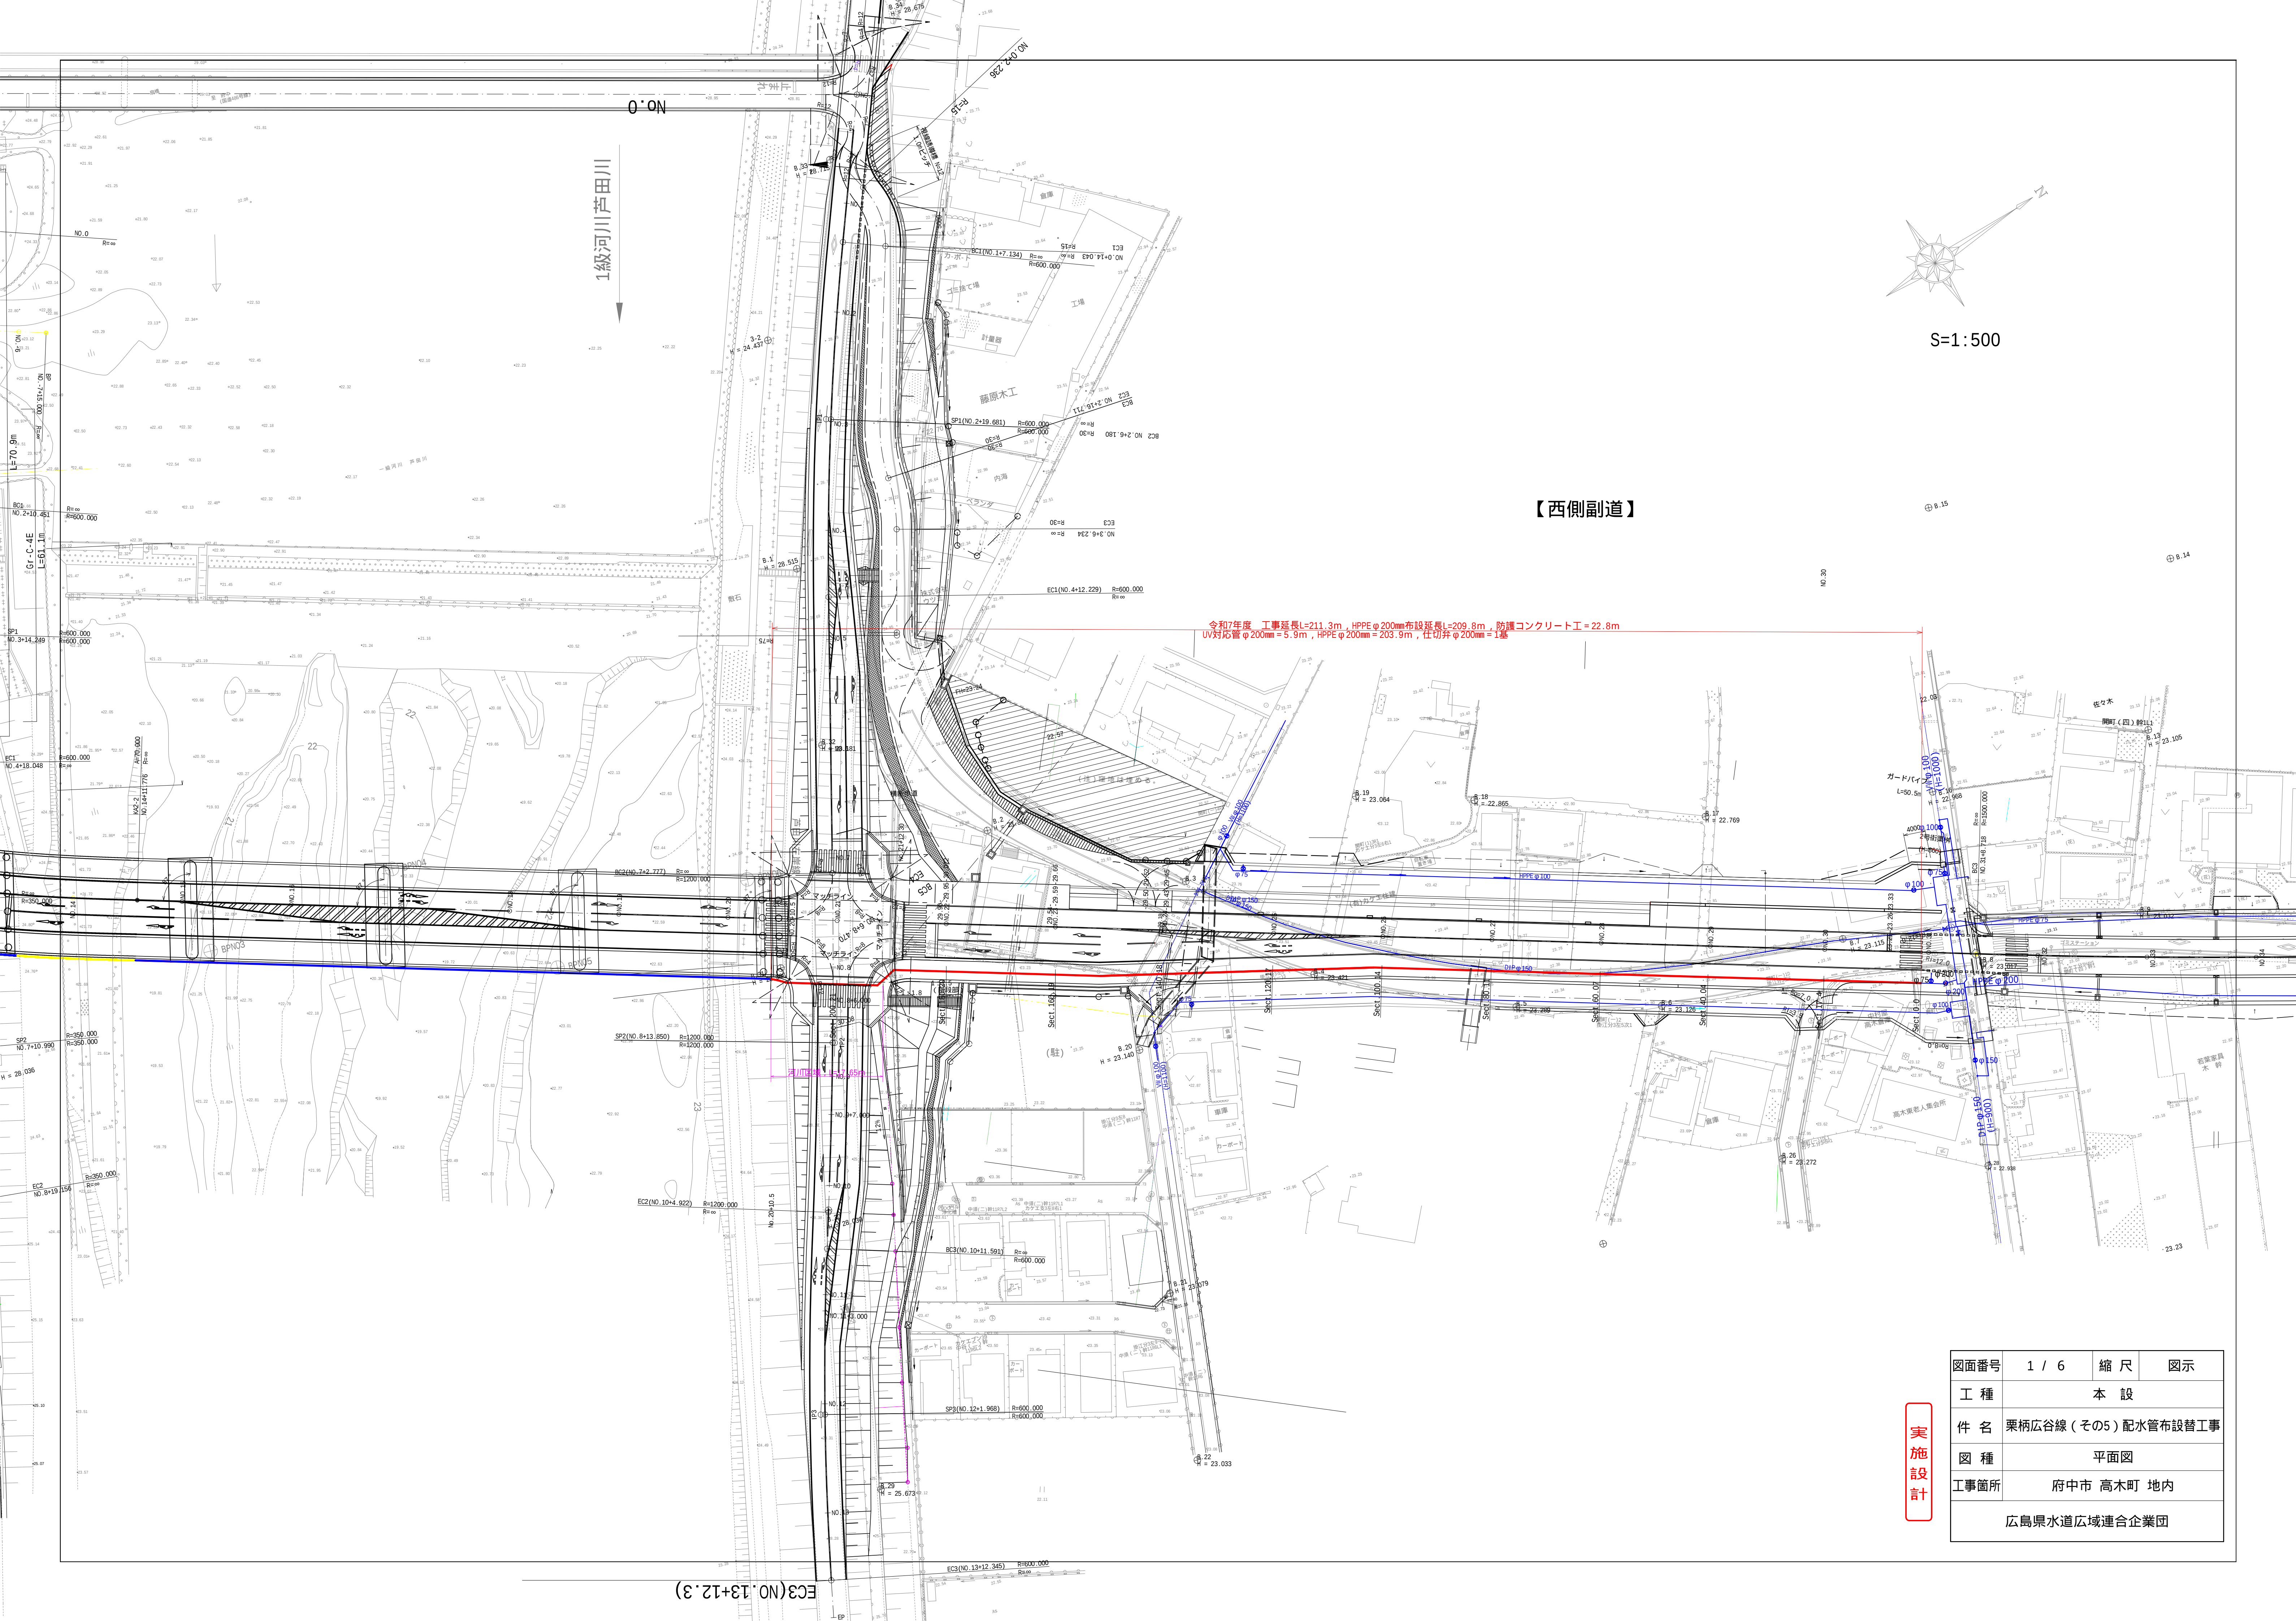


S=1:500

【西側副道】

令和7年度 工事延長L=211.3m、HPPEφ200mm布設延長L=209.8m、防護コンクリート工=22.8m
UV対応管φ200mm=5.9m、HPPEφ200mm=203.9m、仕切井φ200mm=1基

実施設計

図面番号	1 / 6	縮 尺	図 示
工 種	本 設		
件 名	栗柄広谷線（その5）配水管布設替工事		
図 種	平面図		
工事箇所	府中市 高木町 地内		
広島県水道広域連合企業団			

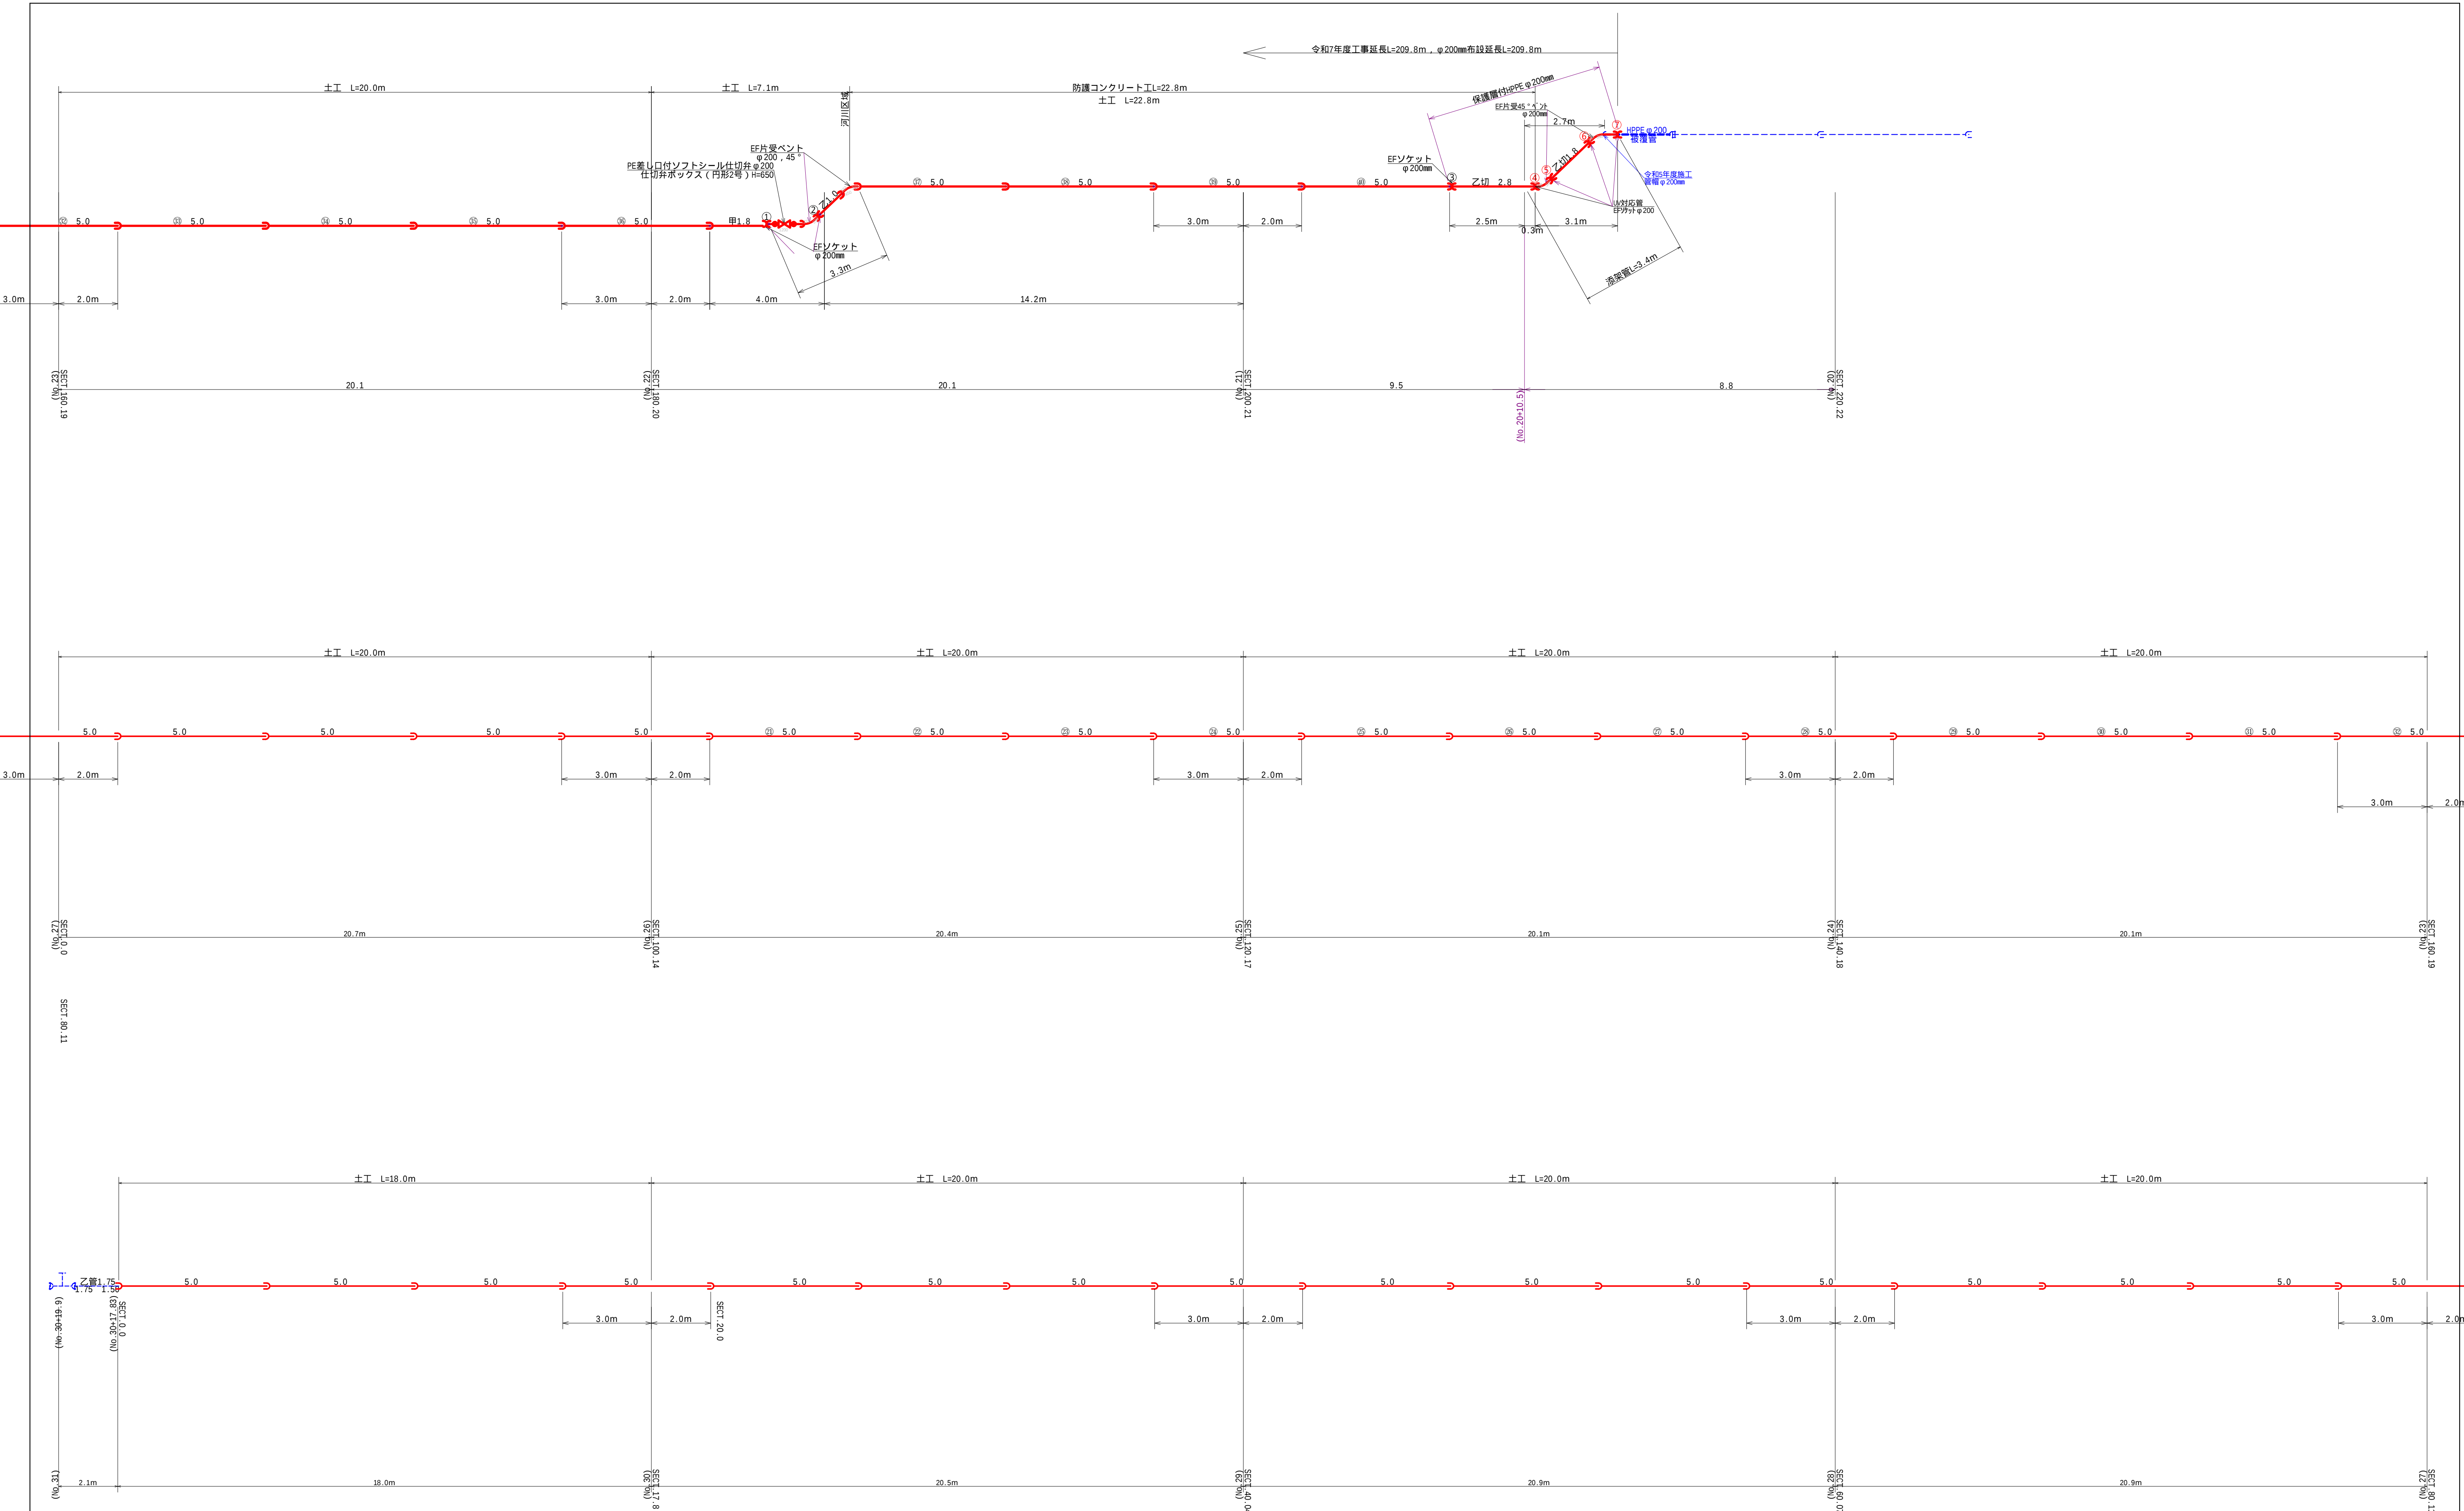


実施設計	原図サイズA1			
	図面番号	3 / 6	縮 尺	1 : 100
	工 種	本設		
	件 名	栗柄広谷線(その5)配水管布設工事		
	図 種	配 管 図		
	工事箇所	府中市 高木町 地内		
	事業者名	広島県水道広域連合企業団 府中事務所		

S=1 : 25



標準断面図
S=1 : 200

図面番号	5	6	縮 尺	図 示
工 種	本 設			
件 名	栗柄広谷線（その5）配水管布設替工事			
図 種	土 工 図			
工事箇所	府中市 高木町		地内	
広島県水道広域連合企業団				


標準断面図
S=1:10

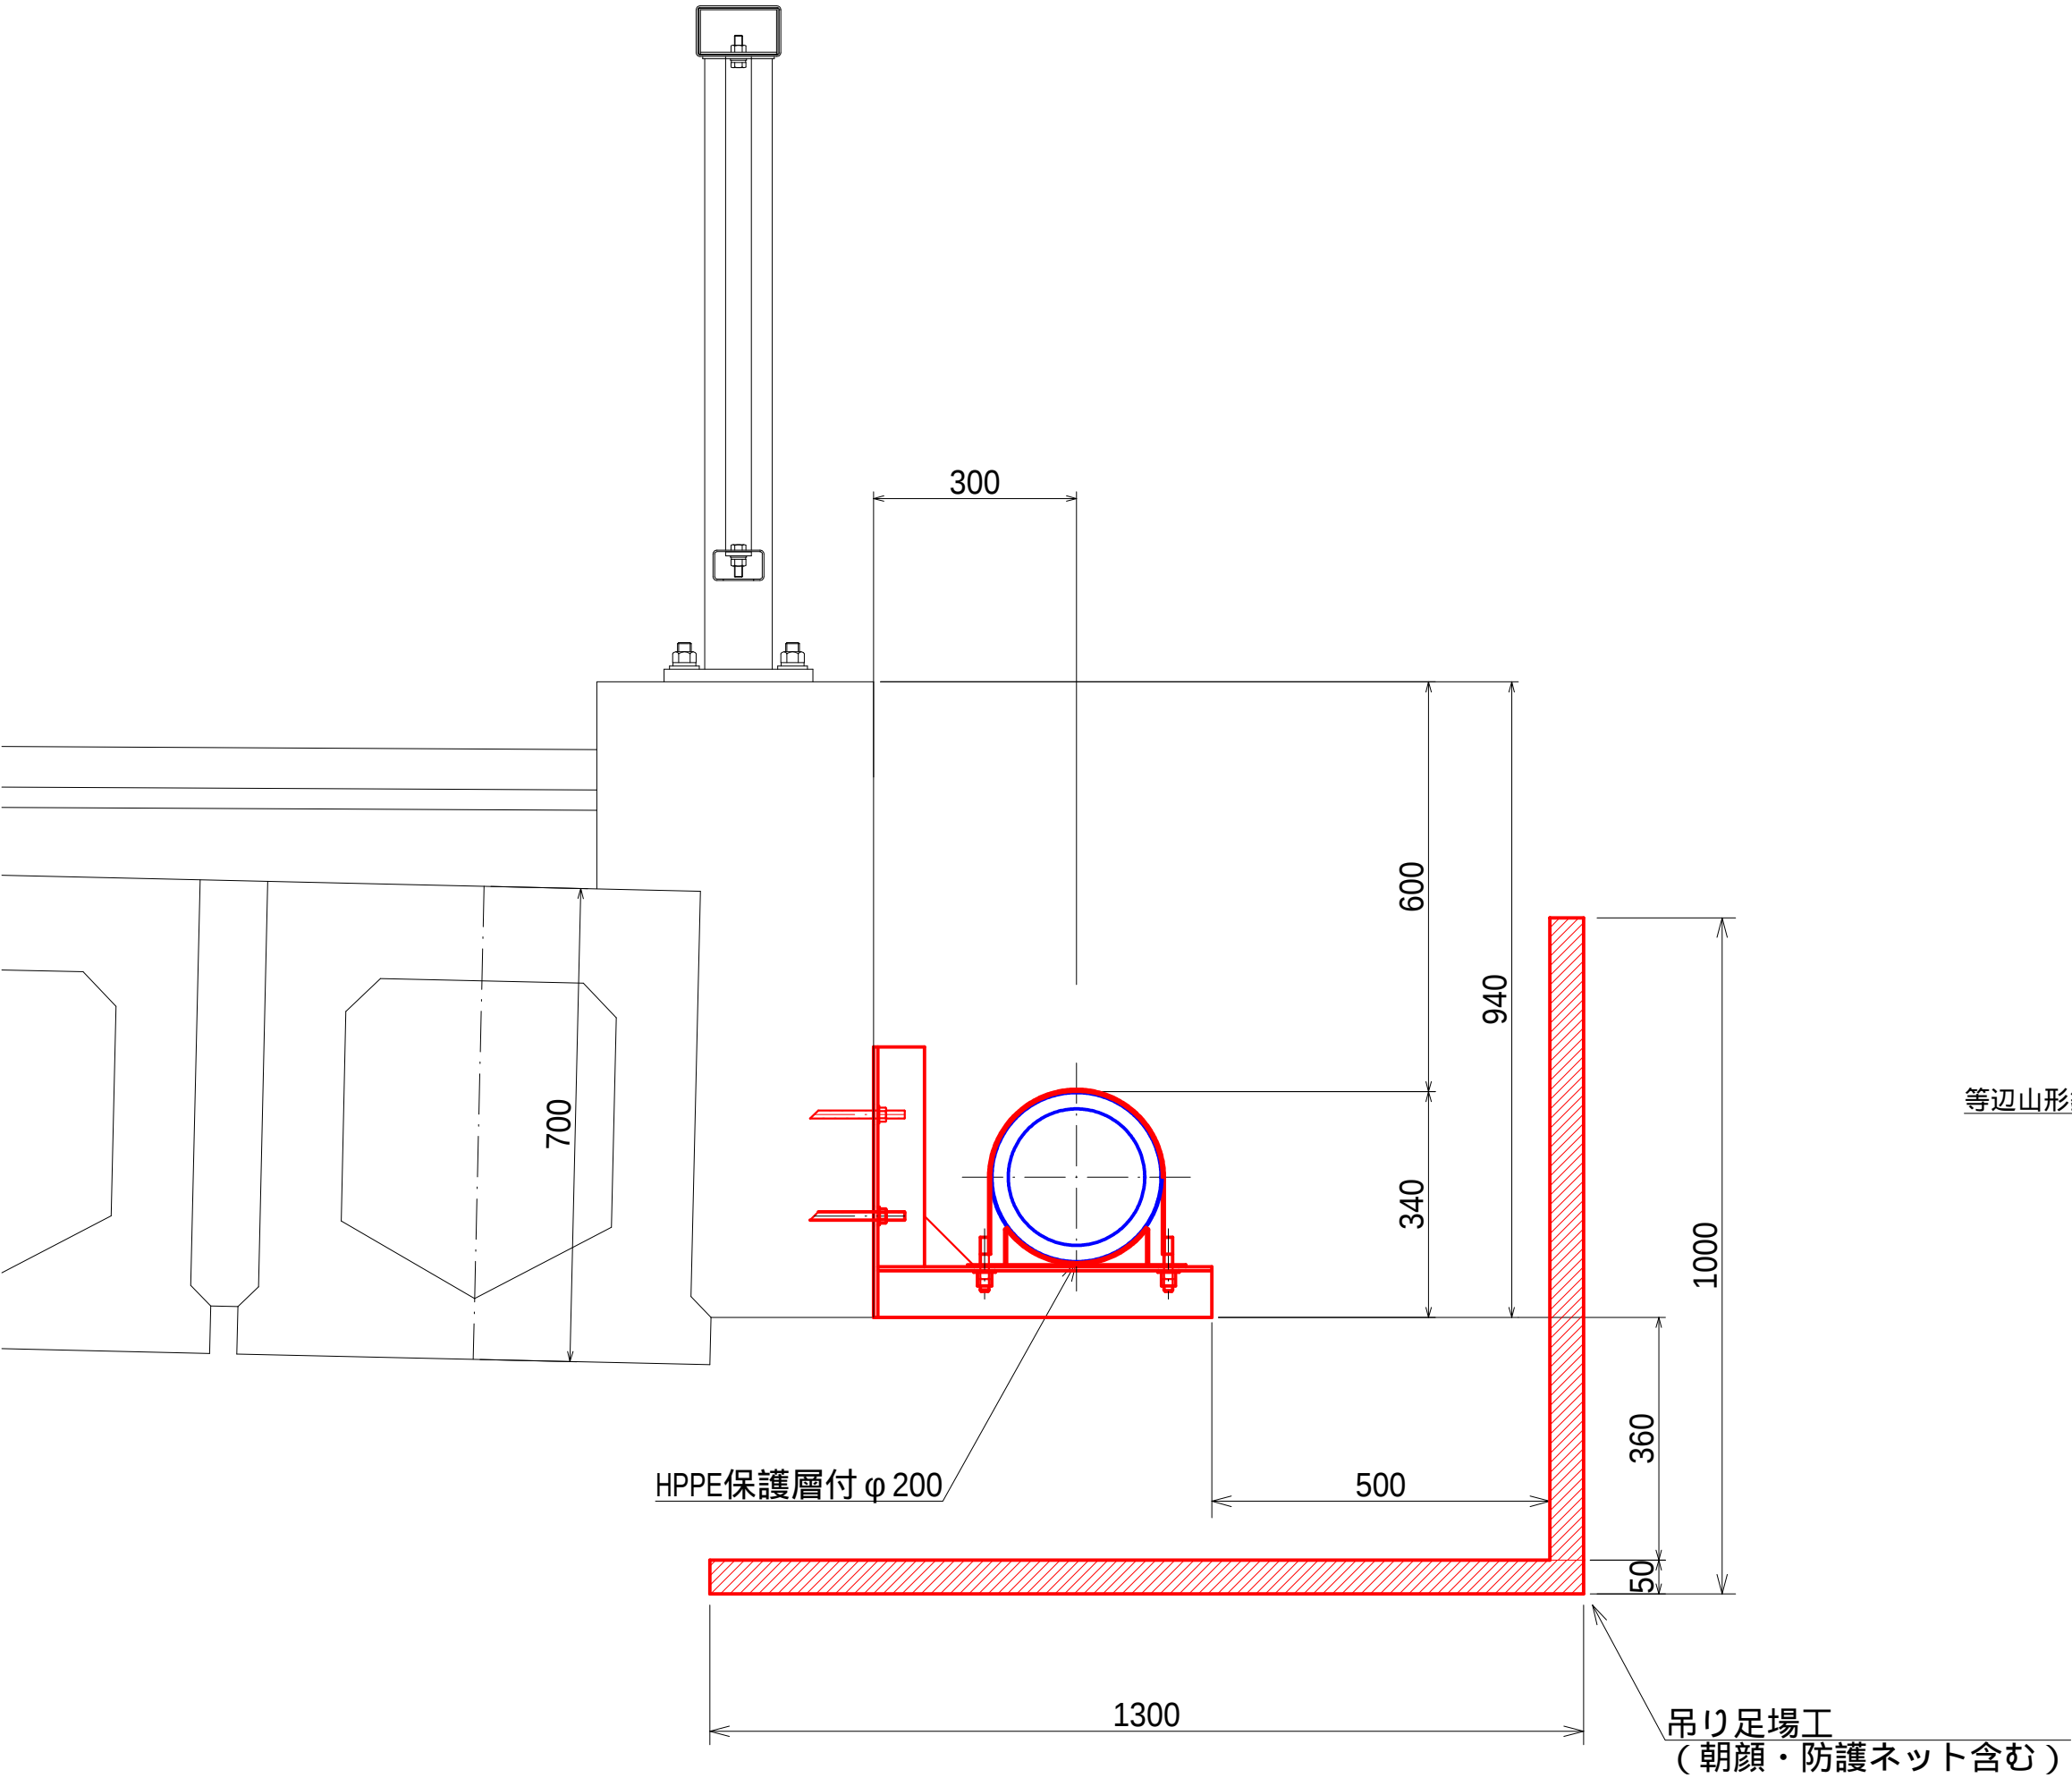


ステン歩行防止柵 (B型)
(φ260/SUS304)

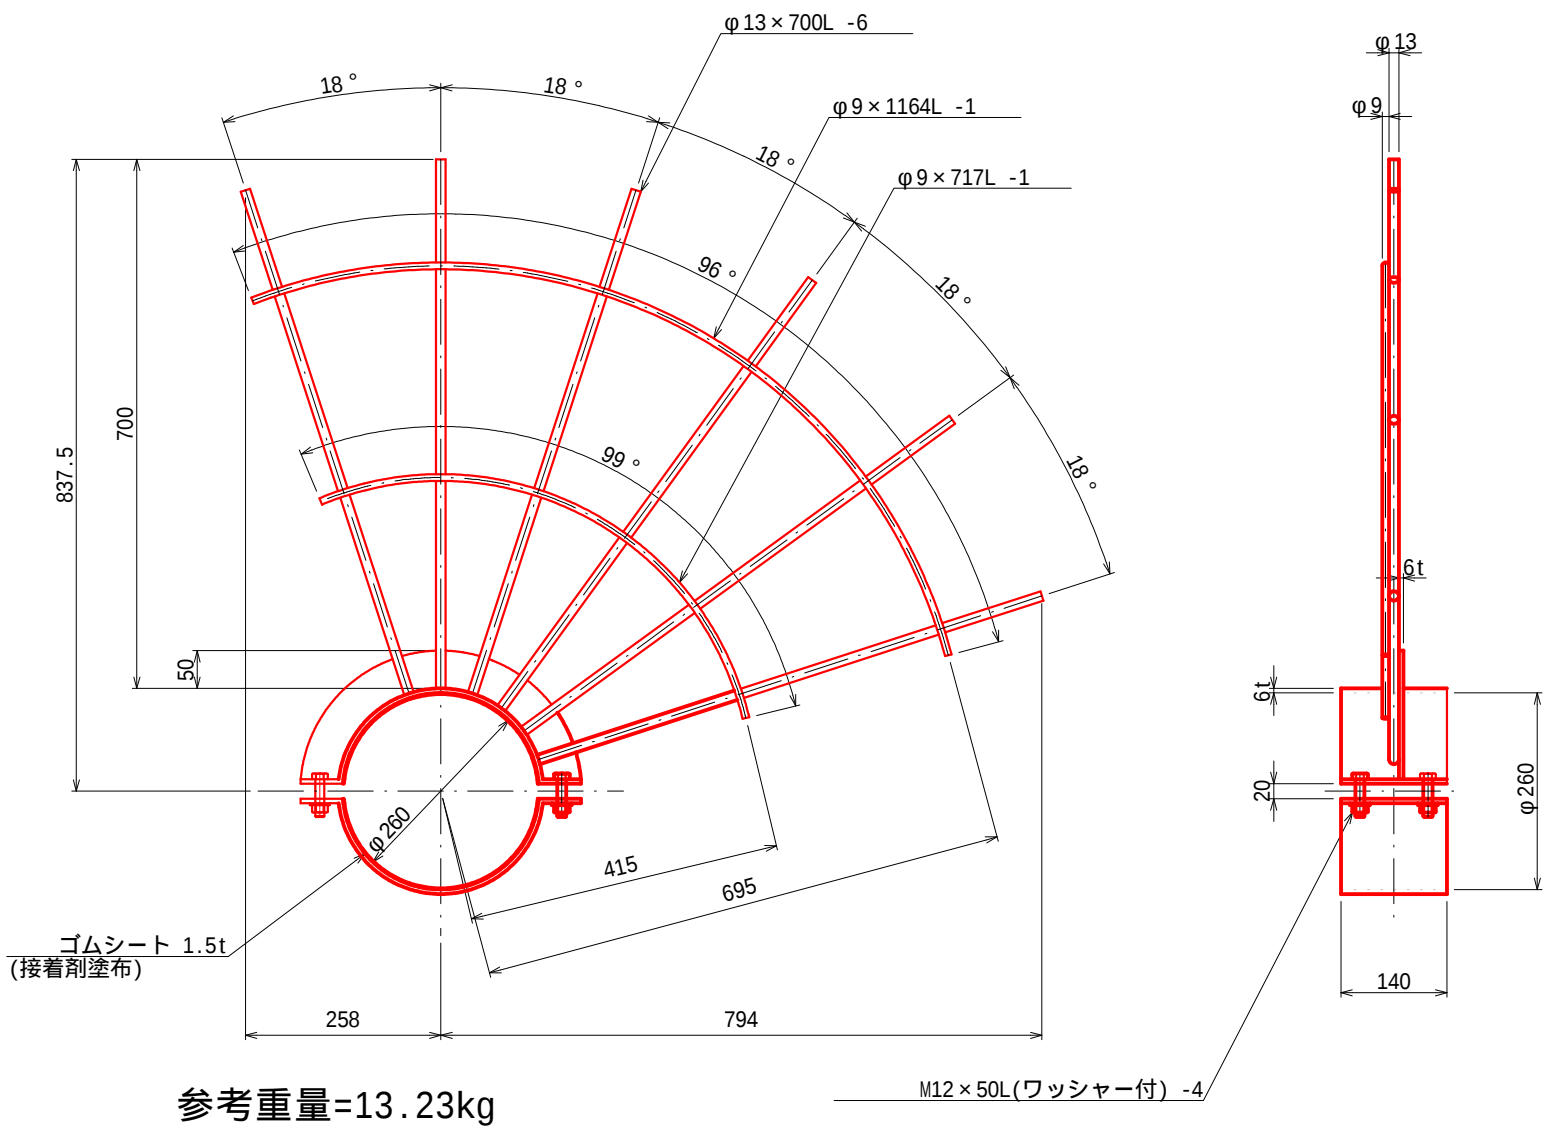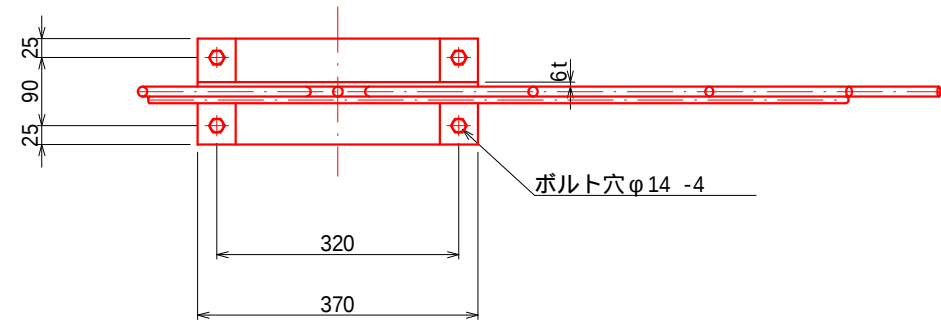


橋梁添架構造図
(扇橋) S=1/10

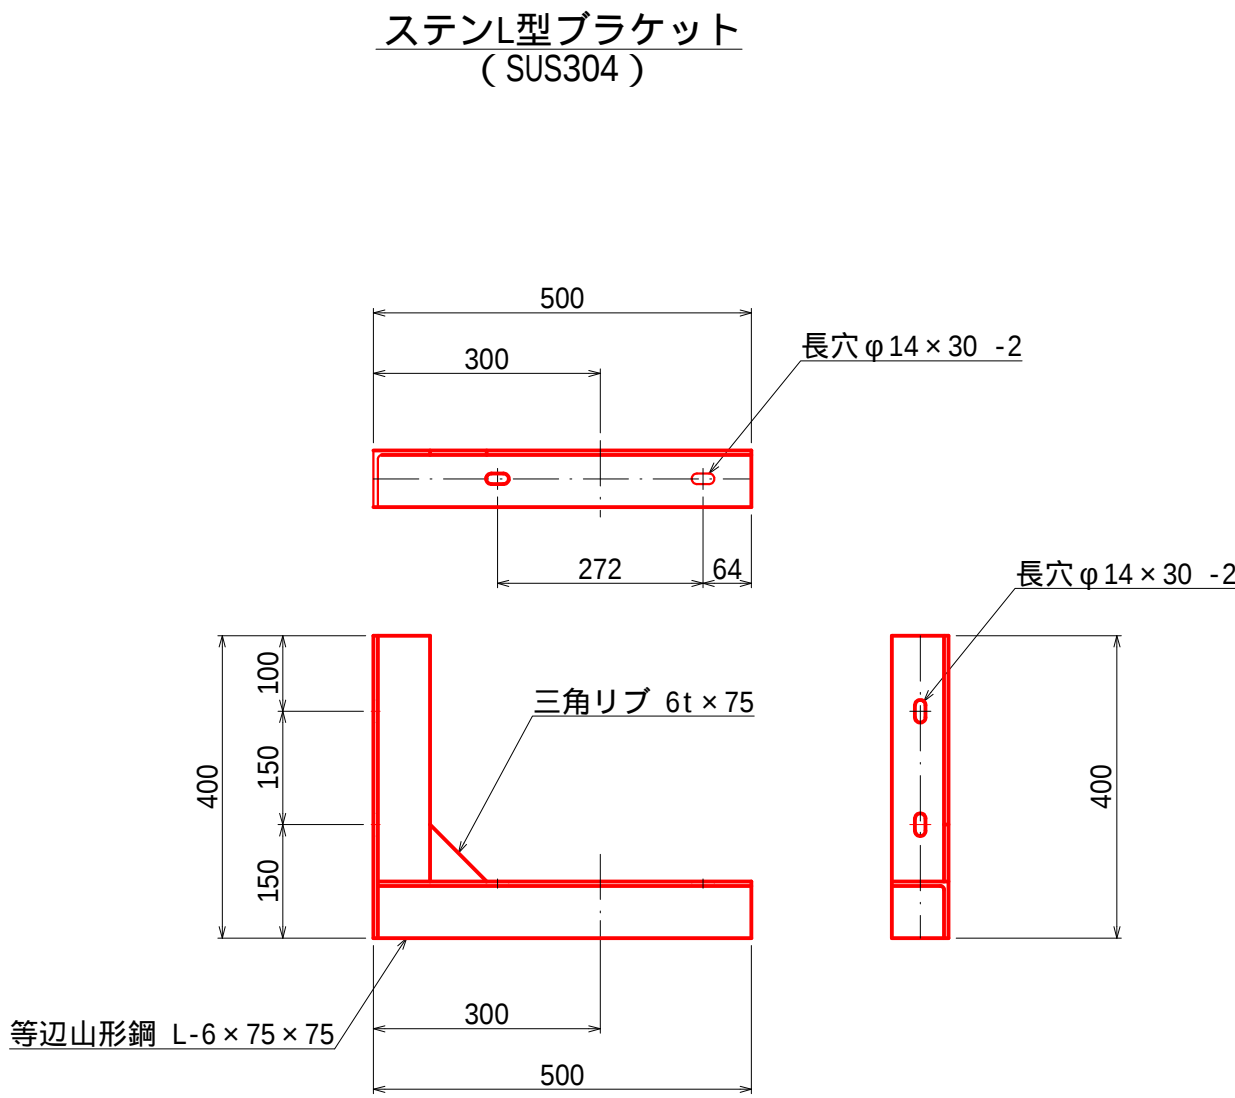

管台
(R127/SUS304)

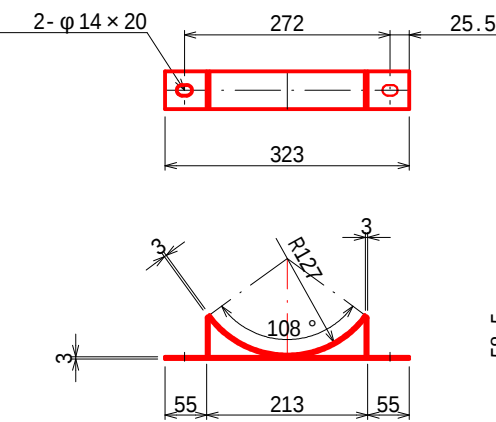


ステンリバンド
(内径φ254/SUS304)

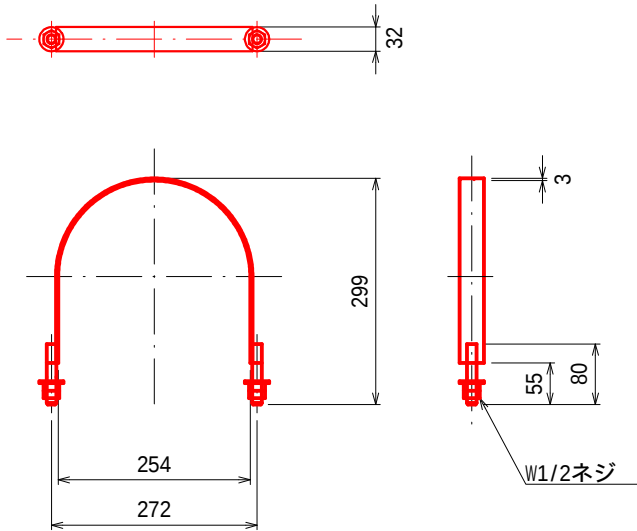


土工断面図
S=1:25


管防護コンクリート
(河川区域内施工)

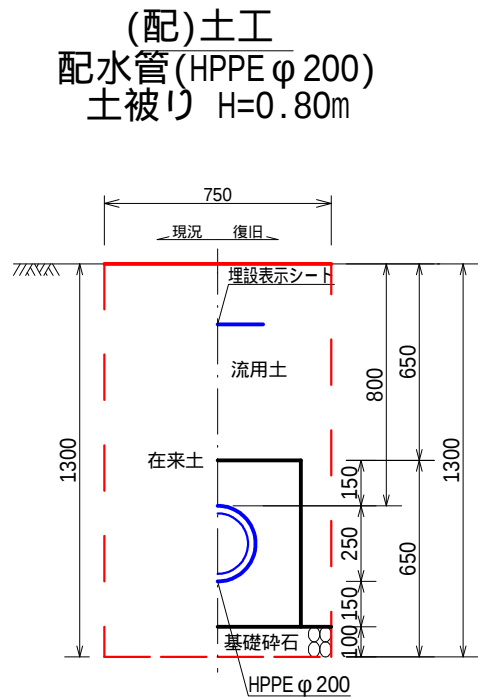

管防護コンクリート
S=1:25

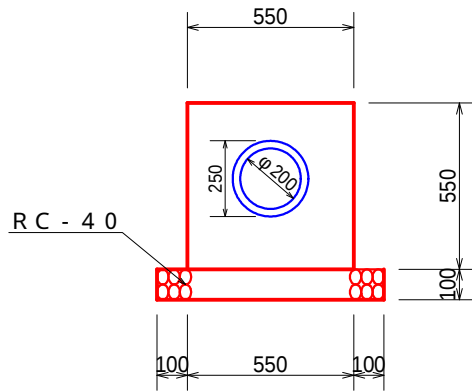

標準断面図
S=1:30
(新扇橋)

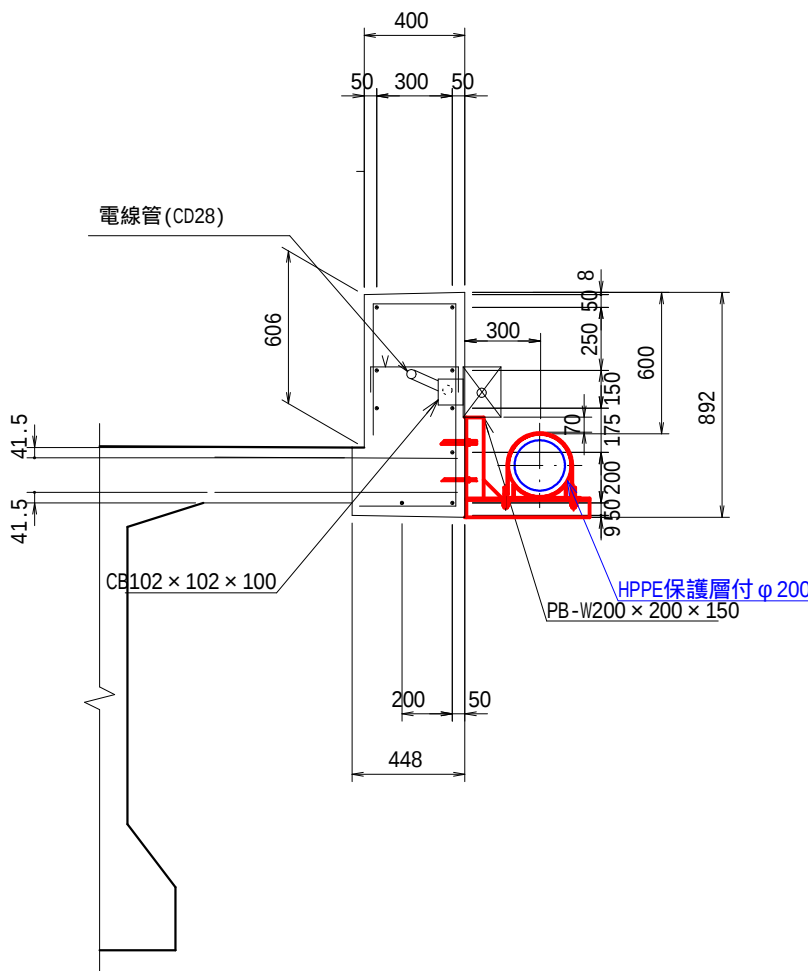

図面番号	6 / 6	縮尺	図 示
工 種	橋梁添架図		
件 名	栗柄広谷線（その5）配水管布設工事		
工事箇所	広島県 府中市 高木町		
広島県水道広域連合企業団府中事務所			