
 


位置図

S=1:10,000

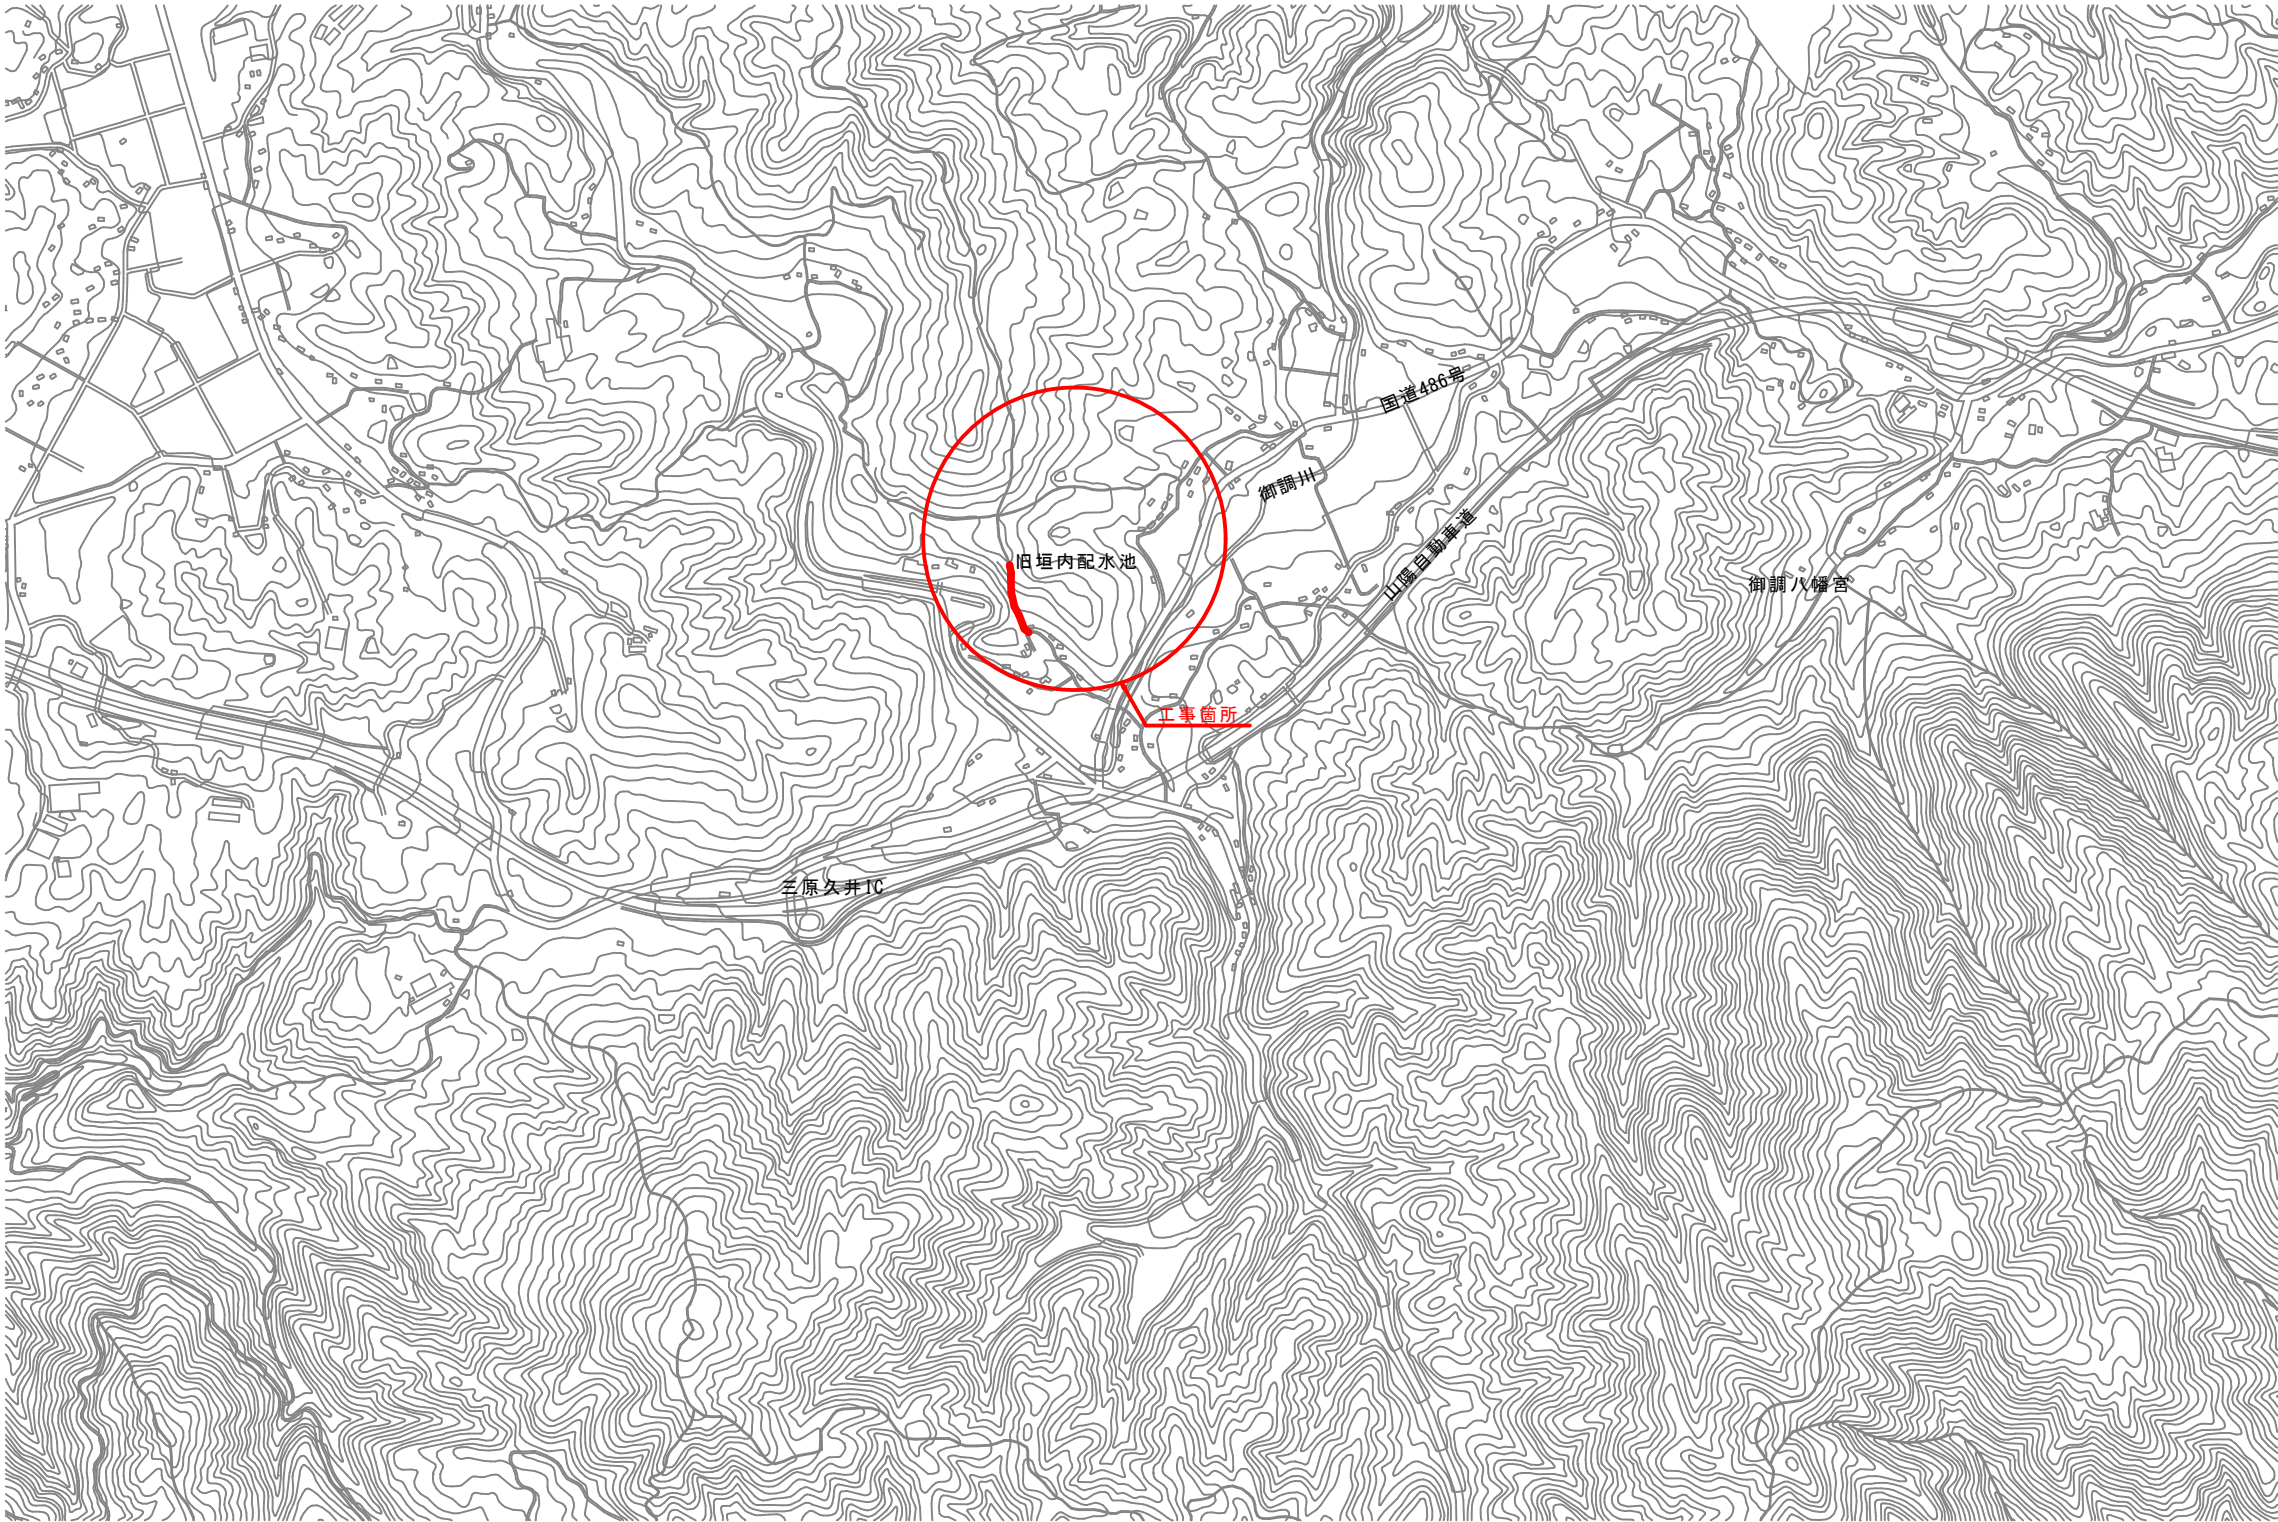


1:10,000



図面番号	1 4	縮 尺	1 : 10,000
工事名称	旧垣内配水池φ150mm配水管撤去工事		
種 別	位 置 図		
工事箇所	三原市八幡町垣内		
広島県水道広域連合企業団三原事務所			

「この図面は、実際の図面を50%に縮小している。」

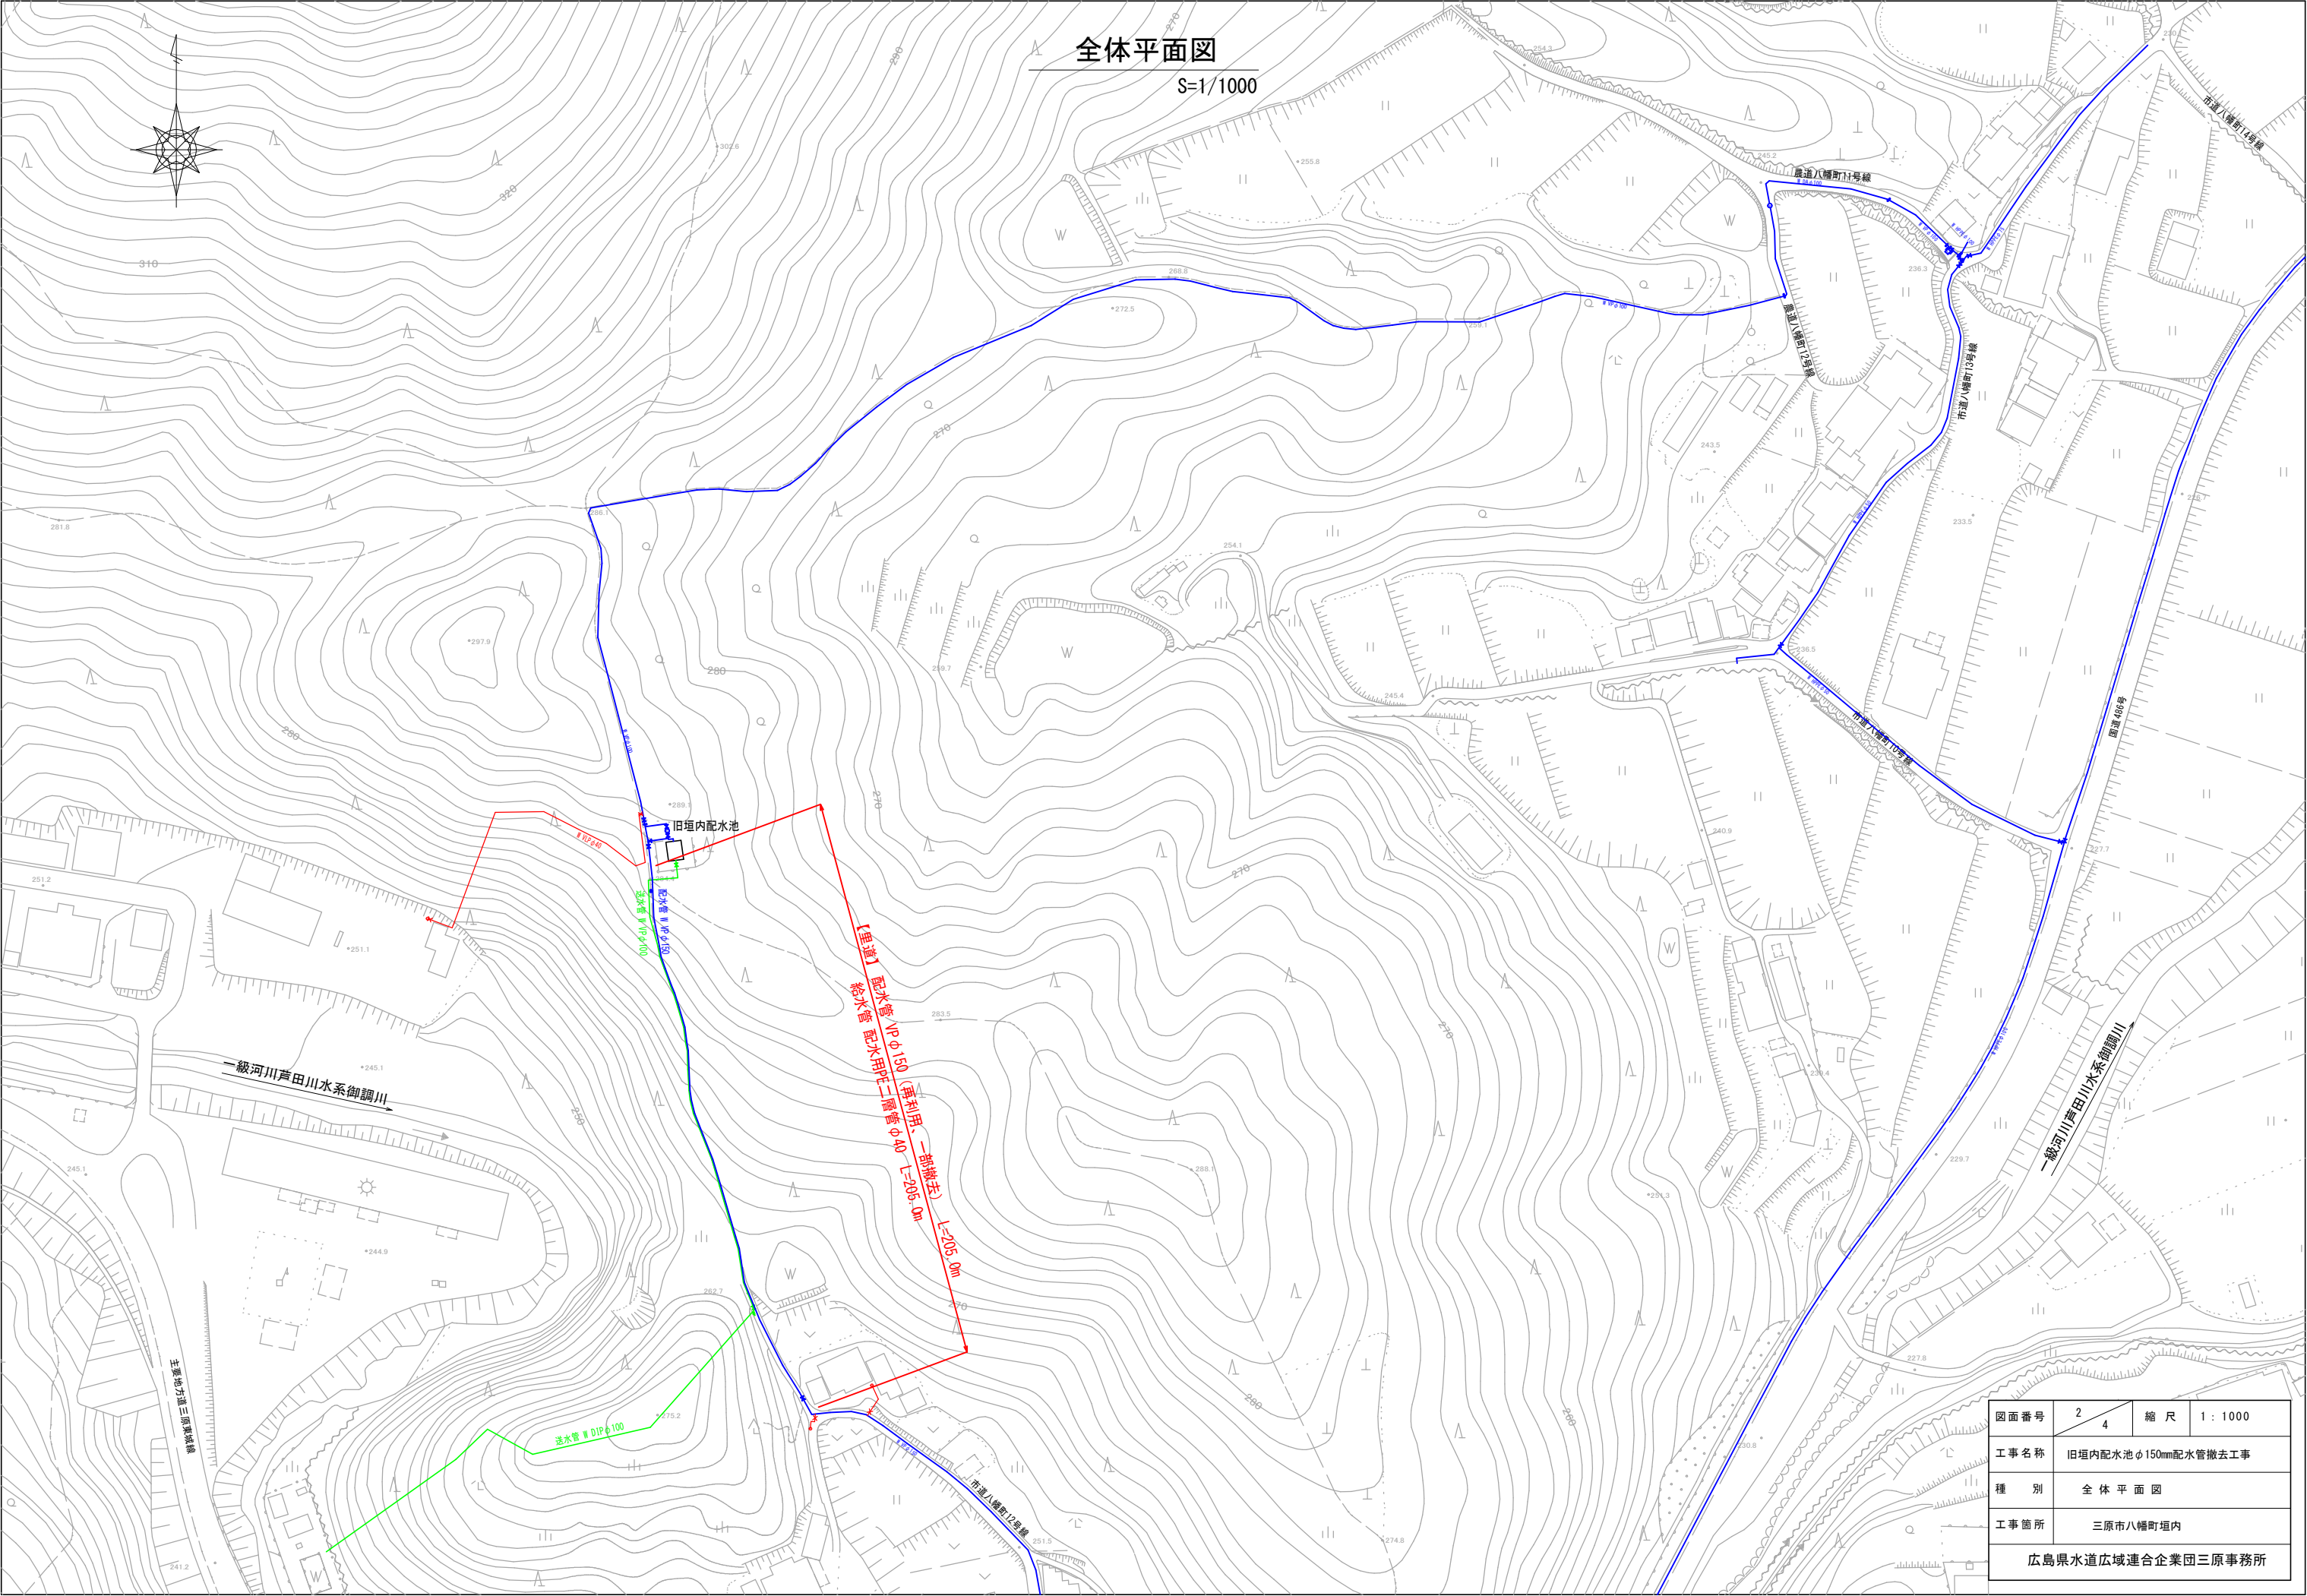


全体平面図
S=1/1000

図面番号	2 4	縮 尺	1 : 1000
工事名称	旧垣内配水池φ150mm配水管撤去工事		
種 別	全 体 平 面 図		
工事箇所	三原市八幡町垣内		
広島県水道広域連合企業団三原事務所			




「この図面は、実際の図面を50%に縮小している。」

平面図（西側）


S=1/500

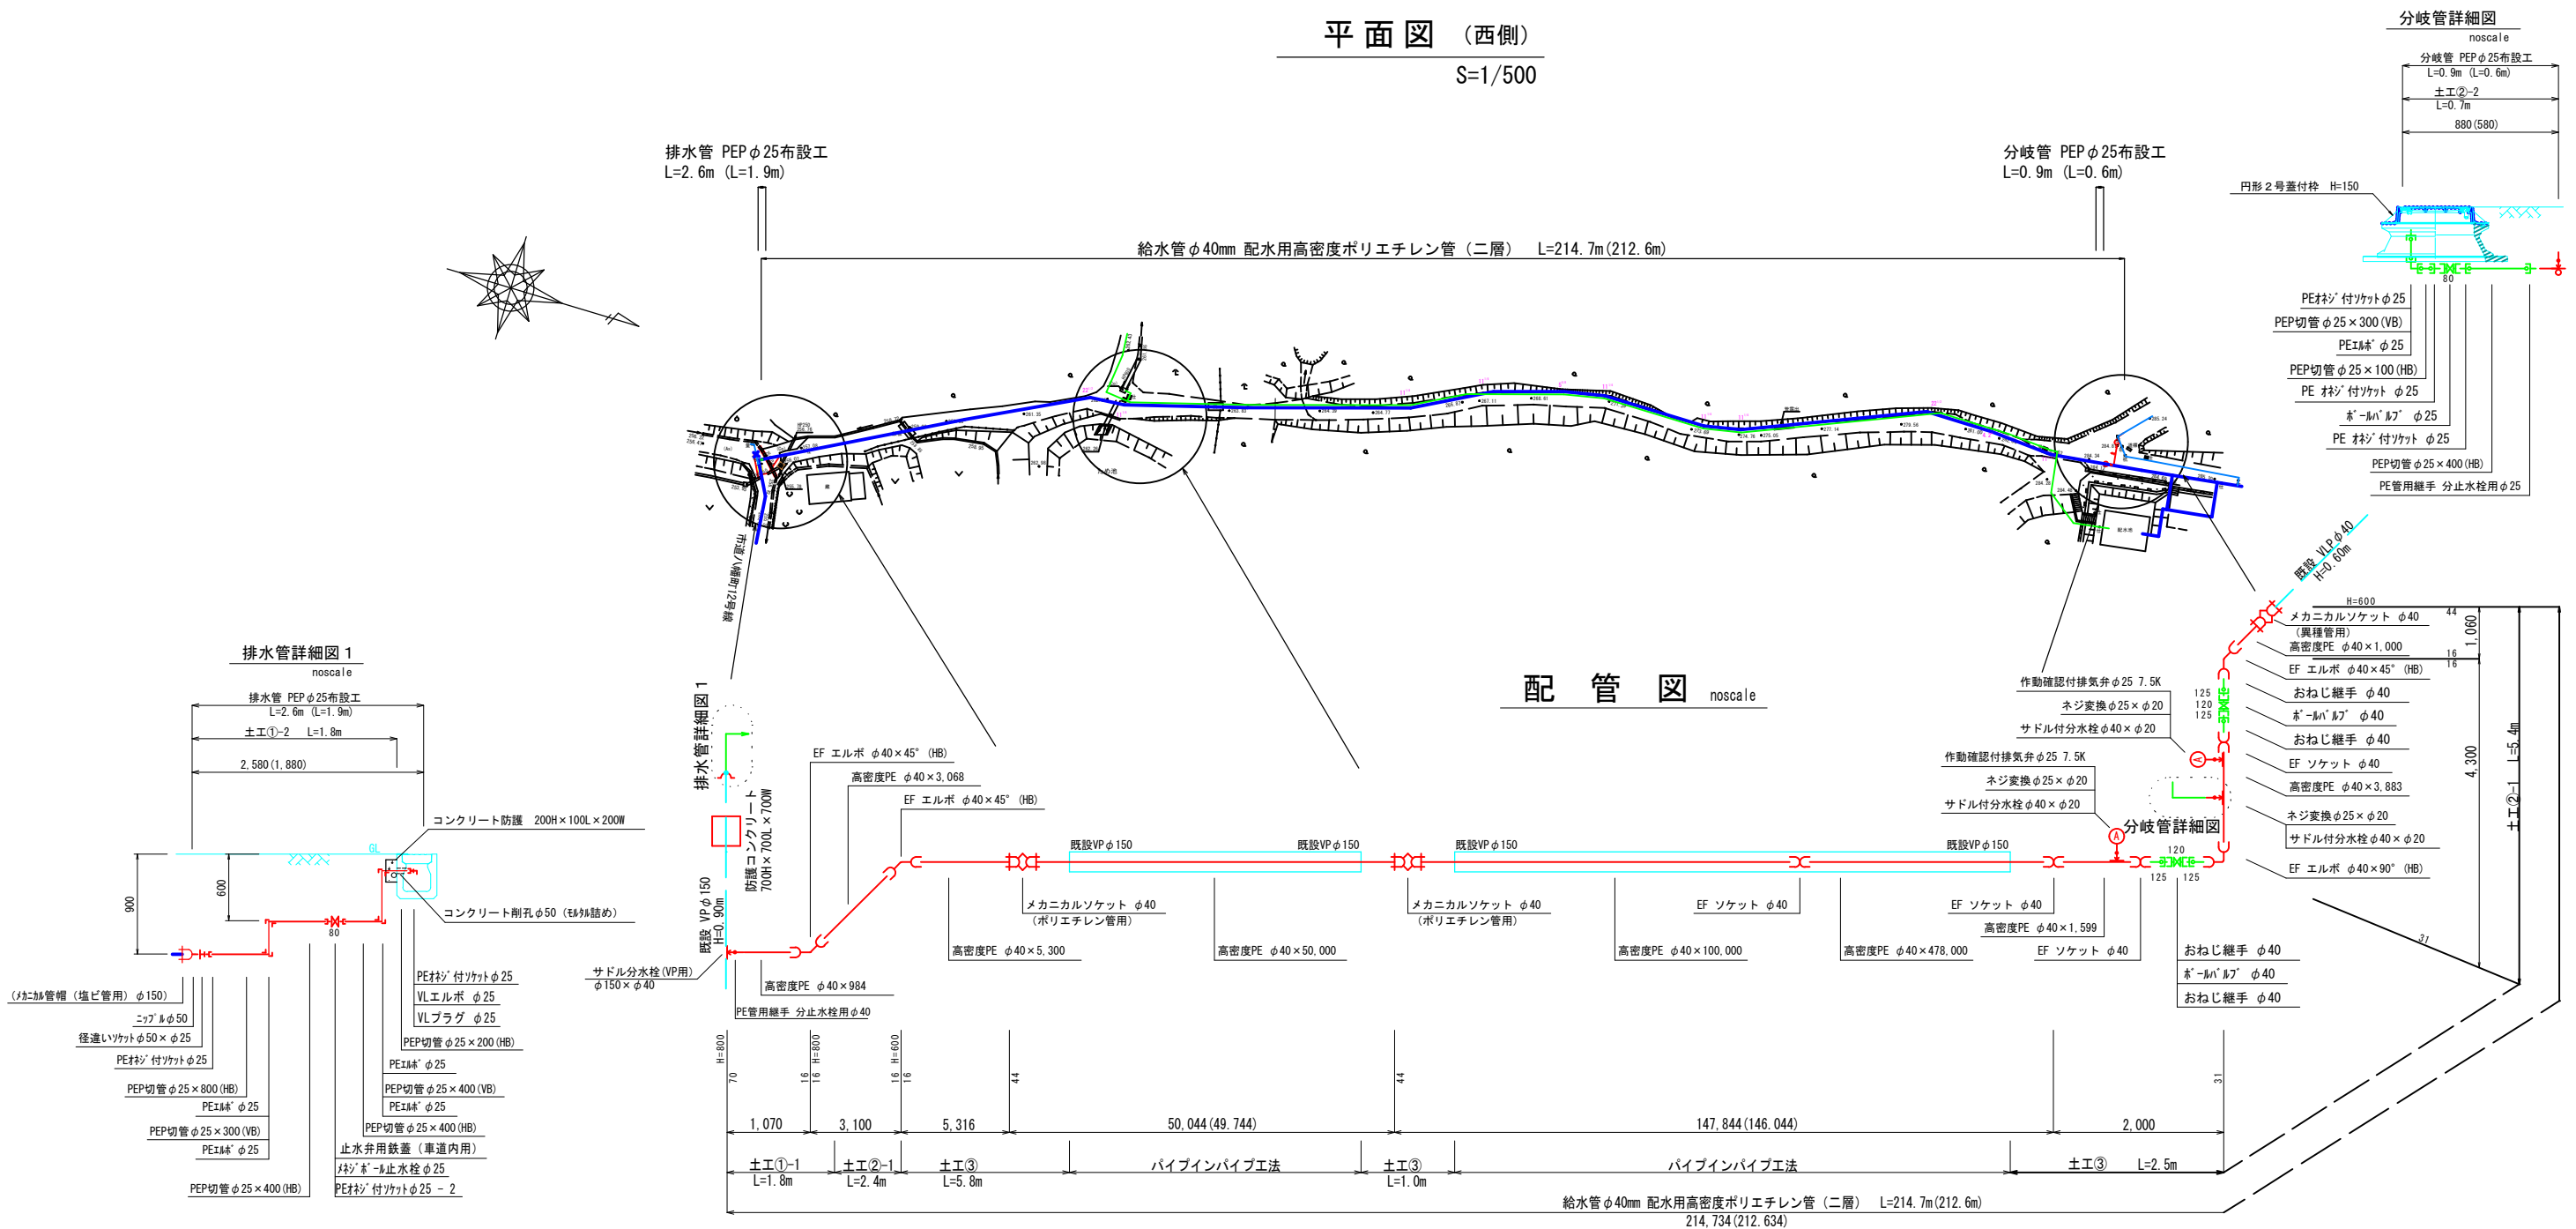


分岐管詳細図

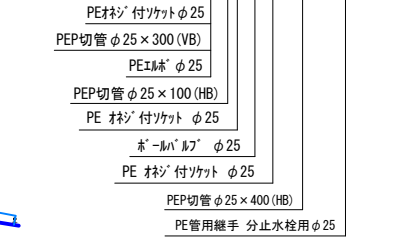  


排水管詳細図 1

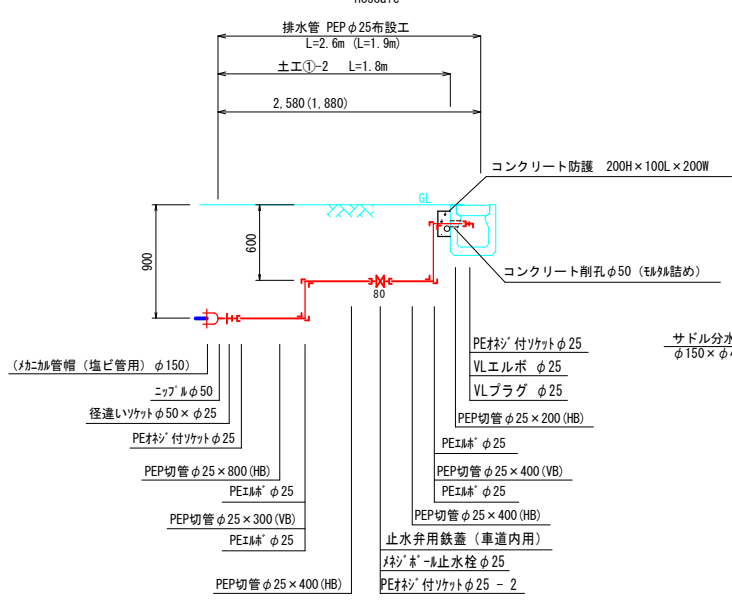

排水管詳細図 1

 


配管図

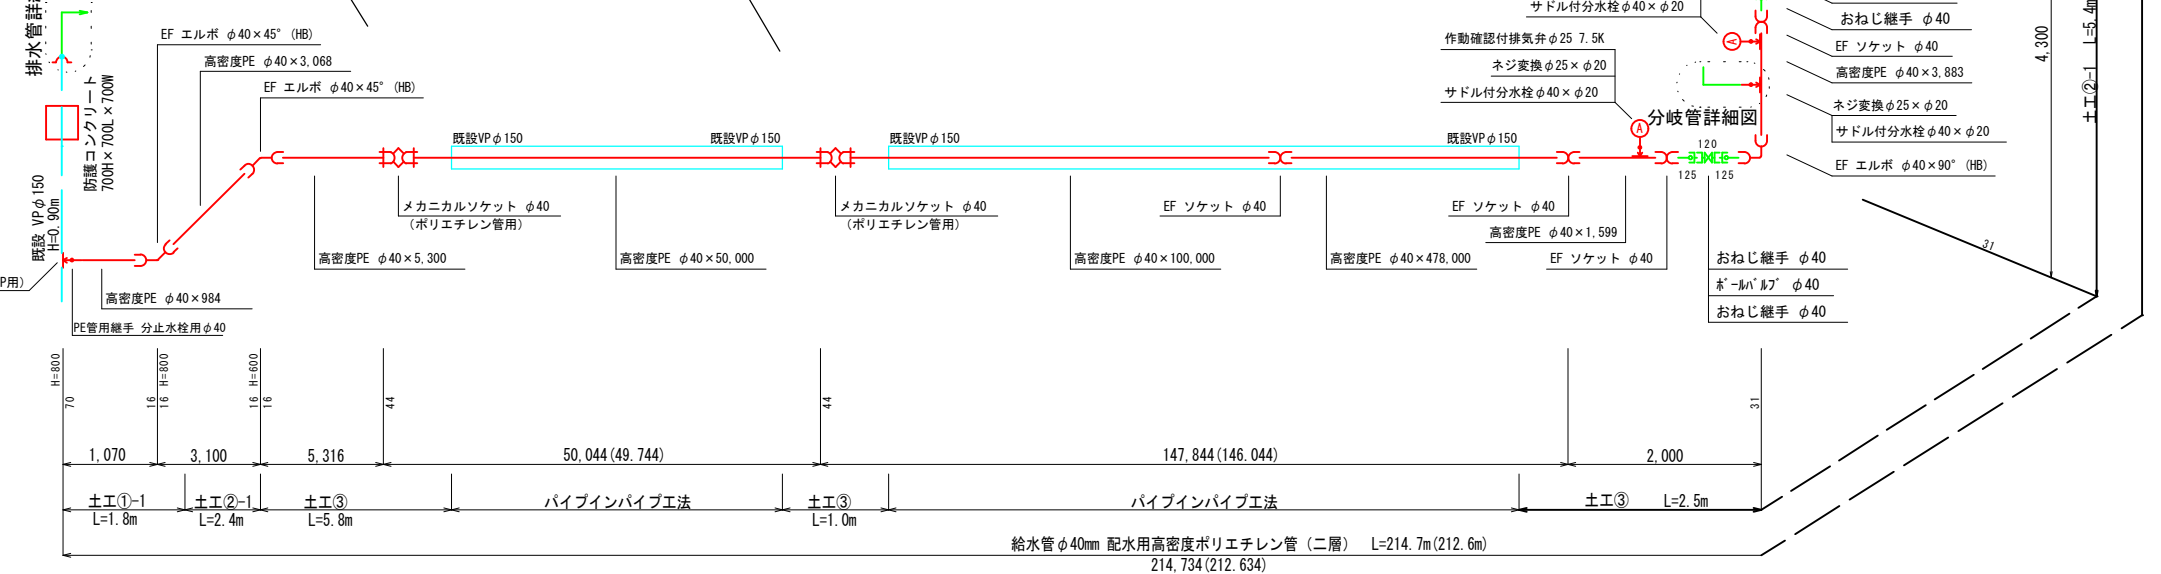

図面番号	3 4	縮尺	図示
工事名称	旧垣内配水池φ150mm配水管撤去工事		
種別	配管図		
工事箇所	三原市八幡町垣内		
広島県水道広域連合企業団三原事務所			


路面復旧図

(参考図) S=1/250

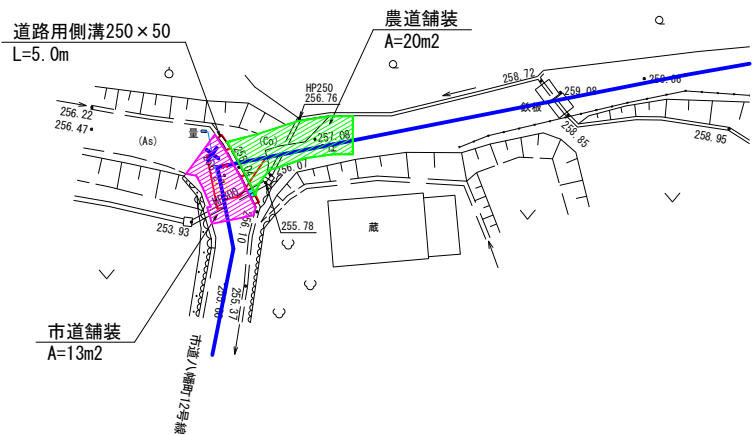


舗装復旧図

S=1:20

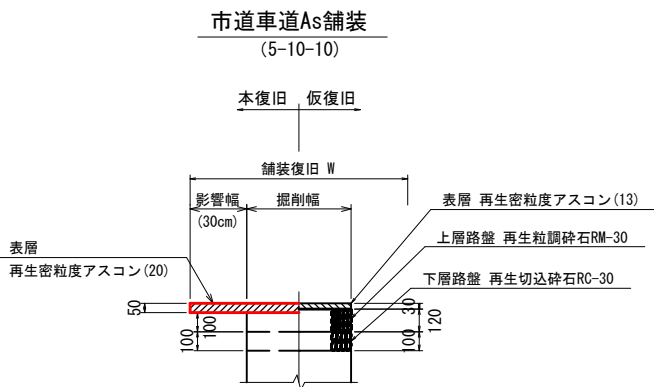


※ 残り幅が1.0m以下の場合は端部まで舗装

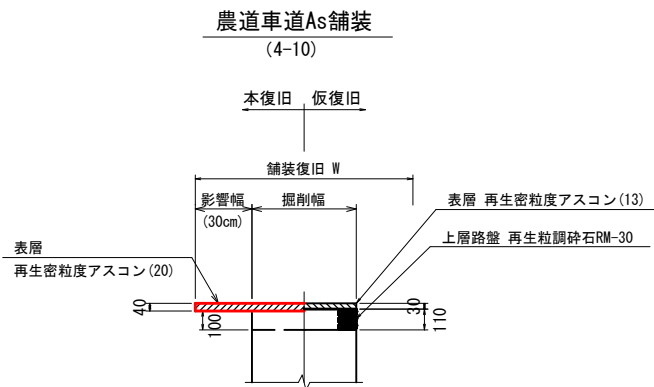


※ 残り幅が1.0m以下の場合は端部まで舗装

 【凡例】



〔縦断用〕
道路用側溝
250×250

S=1:20

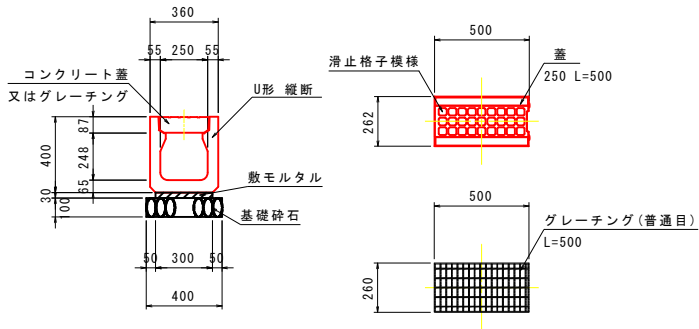

数量表 (参考)

種別	規格	算式	単位	数量
プレキャスト側溝	B250×2000		個	5.000
敷モルタル	1:3	0.300×0.03×10.00	m ²	0.090
基礎材	RC-40, t=100mm	0.400×10.00	m ²	4.000
水路蓋	B250 L=500		枚	18.000
グレーチング	B250 L=500		枚	2.000

図面番号	4 4	縮 尺	図 示
工 事 名 称	旧垣内配水池φ150mm配水管撤去工事		
種 別	路面復旧図・舗装復旧図		
工 事 箇 所	三原市八幡町垣内		
広島県水道広域連合企業団三原事務所			